



# PŮDORYS

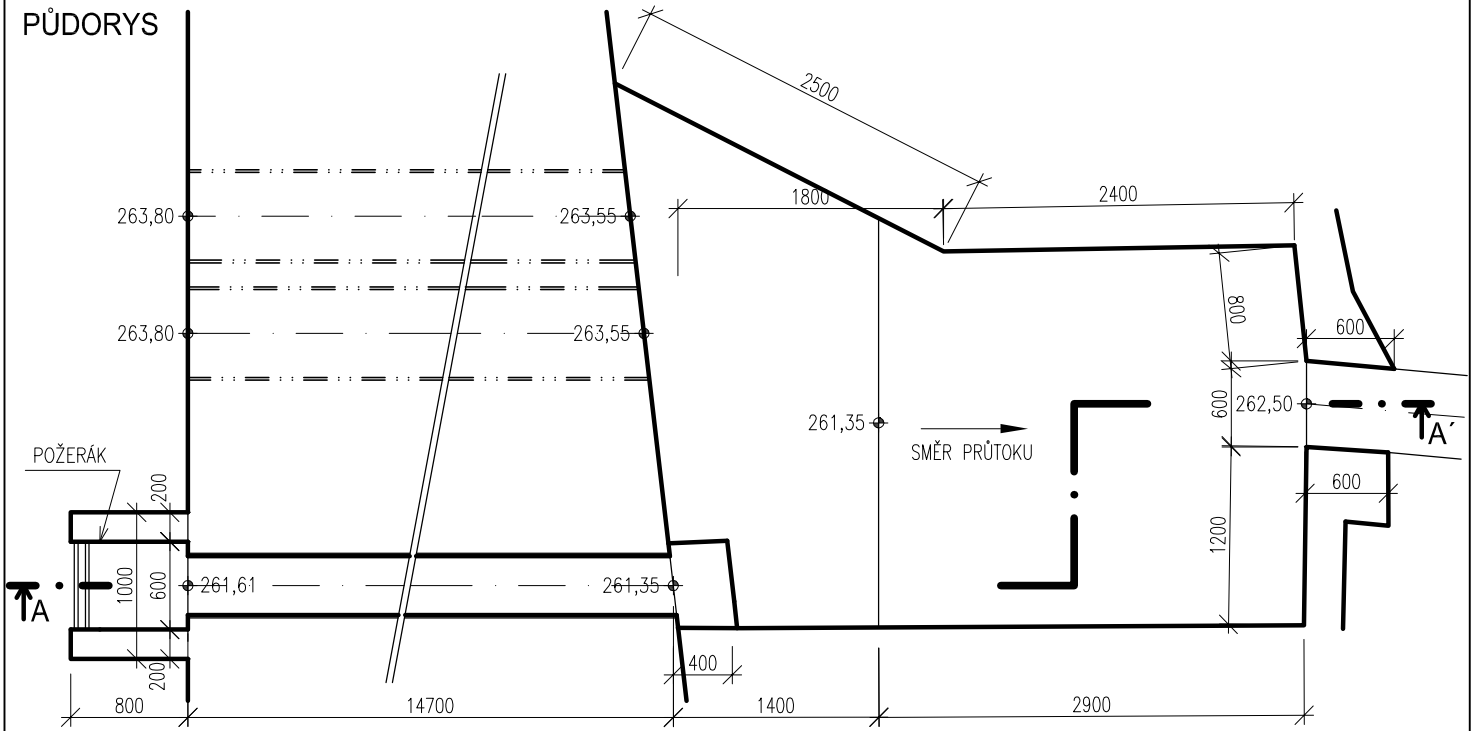

# ŘEZ A-A'

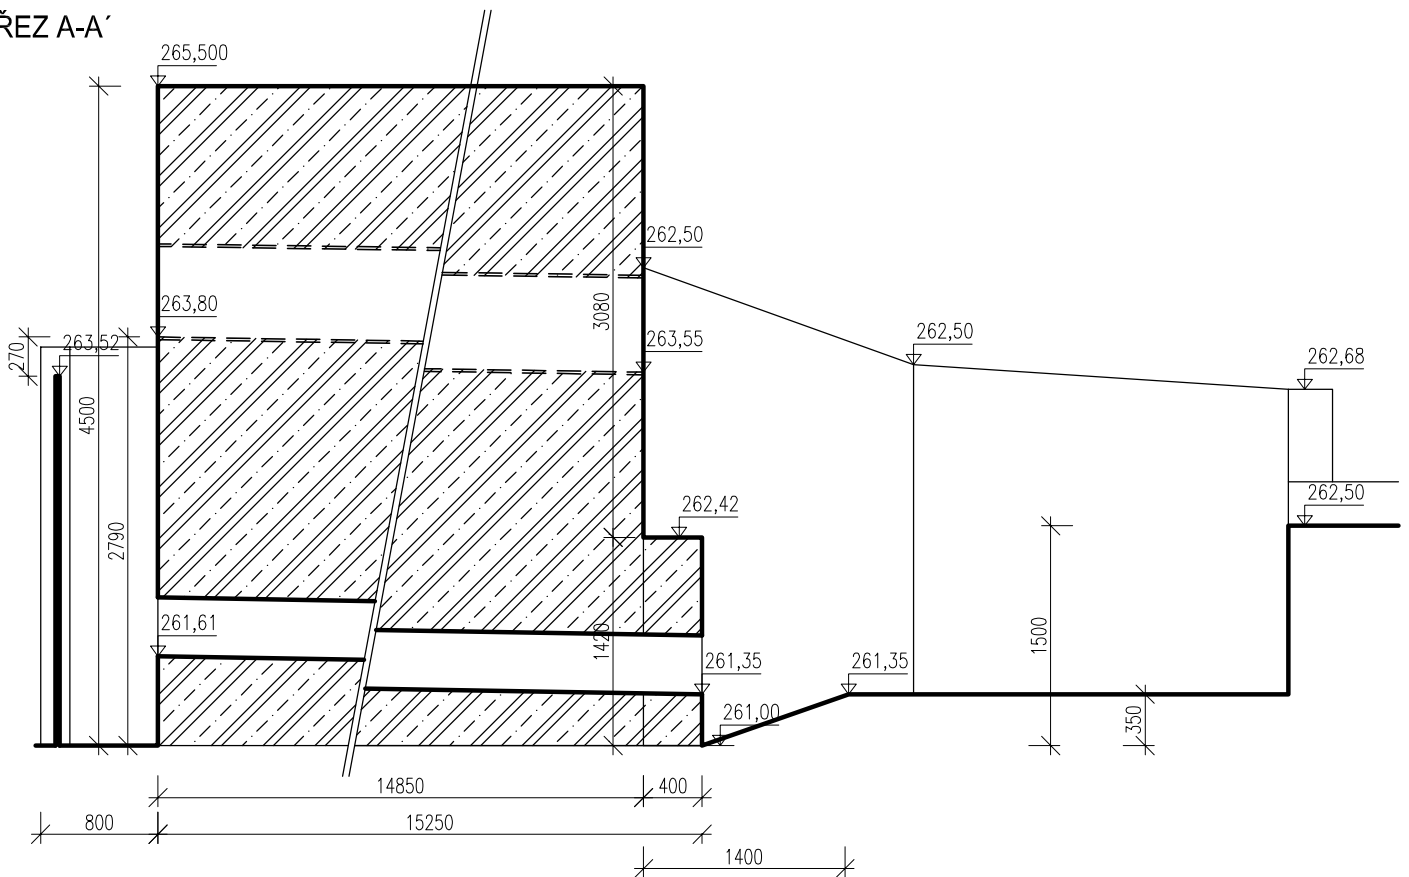

ČESKÉ VYSOKÉ UČENÍ TECHNICKÉ V PRAZE

Fakulta stavební

K144 - Katedra zdravotního a ekologického inženýrství

Posouzení povodí a kapacity Jirenského potoka

O1 - Objekt požeráku a bezp. přelivů s vývařištem

Datum: 11/2016

Měřítko: 1:50

Ozn. části:

P.1.3.1