




PŮDORYS

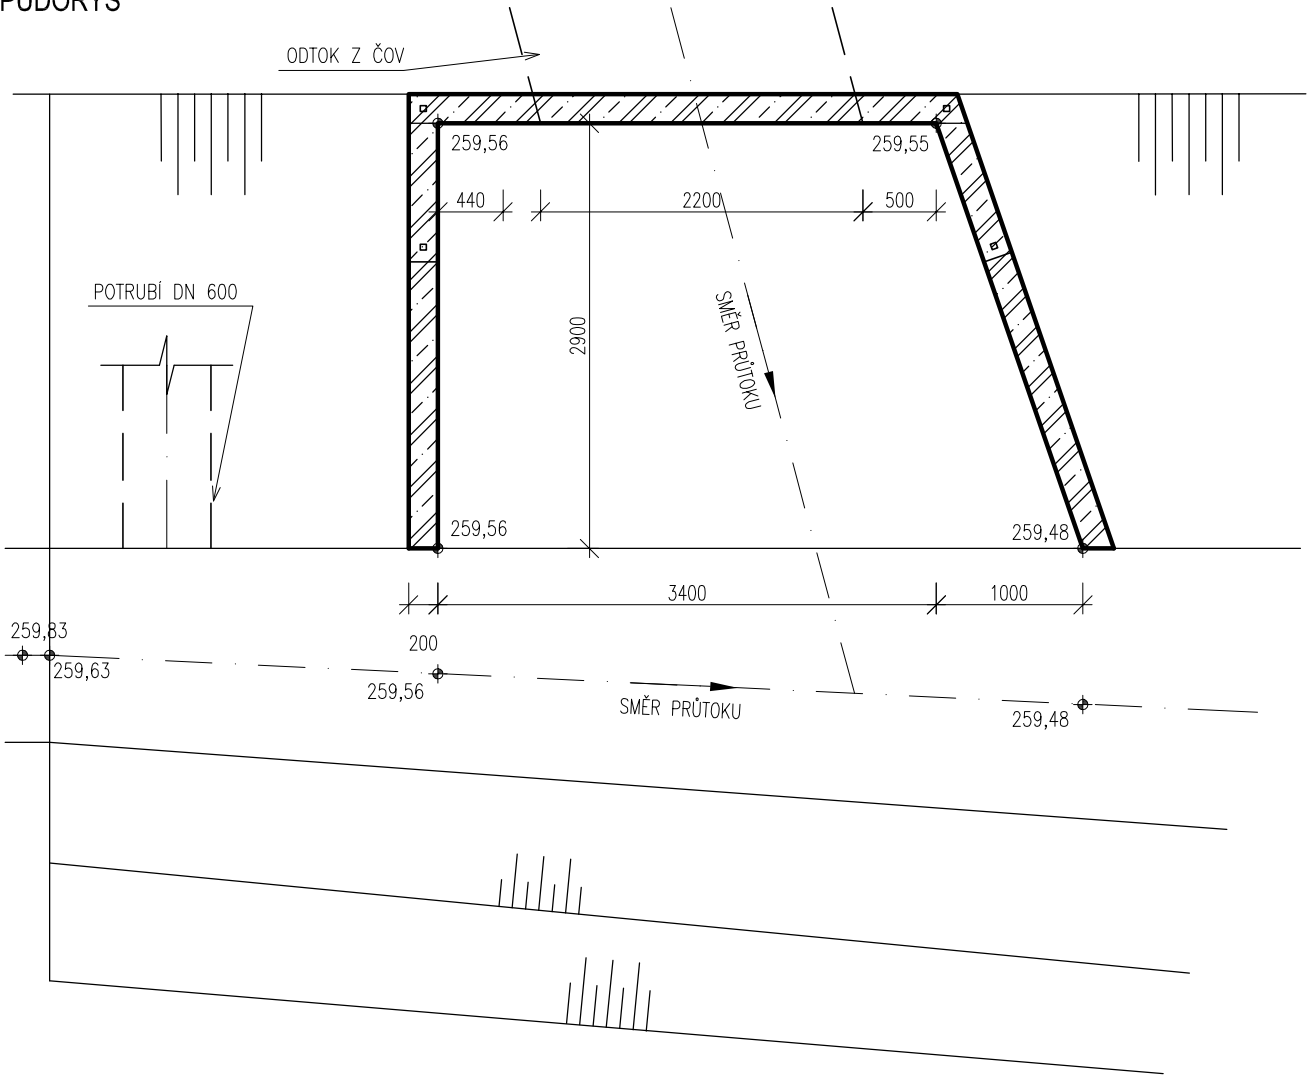

ČELNÍ POHLED

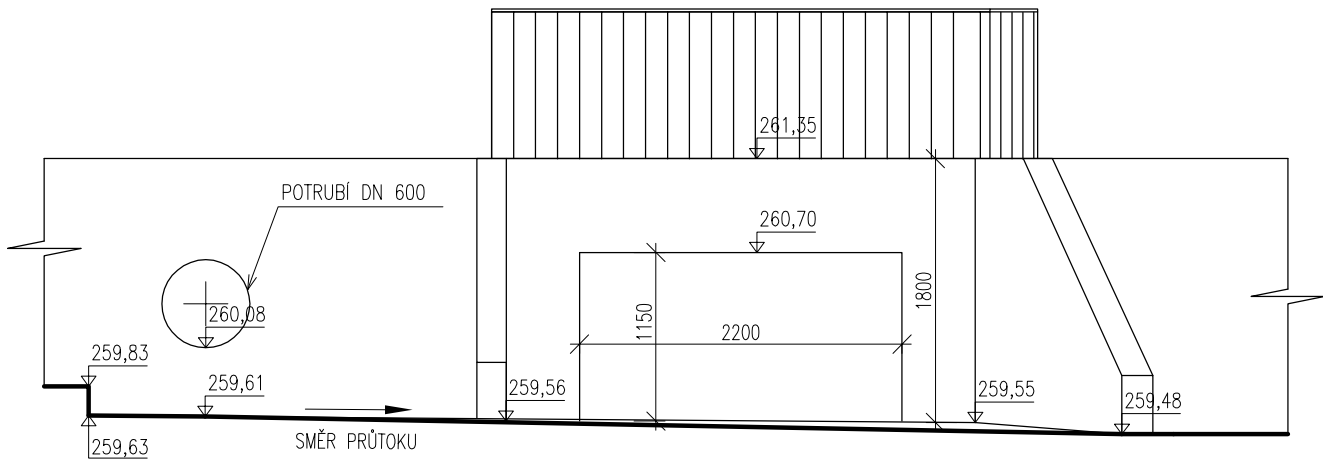

 ČESKÉ VYSOKÉ UČENÍ TECHNICKÉ V PRAZE Fakulta stavební K144 - Katedra zdravotního a ekologického inženýrství	Datum: 11/2016
	Měřítko: 1:50
Posouzení povodí a kapacity Jirenského potoka O7 - Výustní objekt z PČOV Čertousy	Ozn. části: P.1.3.7