



1 1NP I.etapa
MĚŘÍTKO 1 : 75

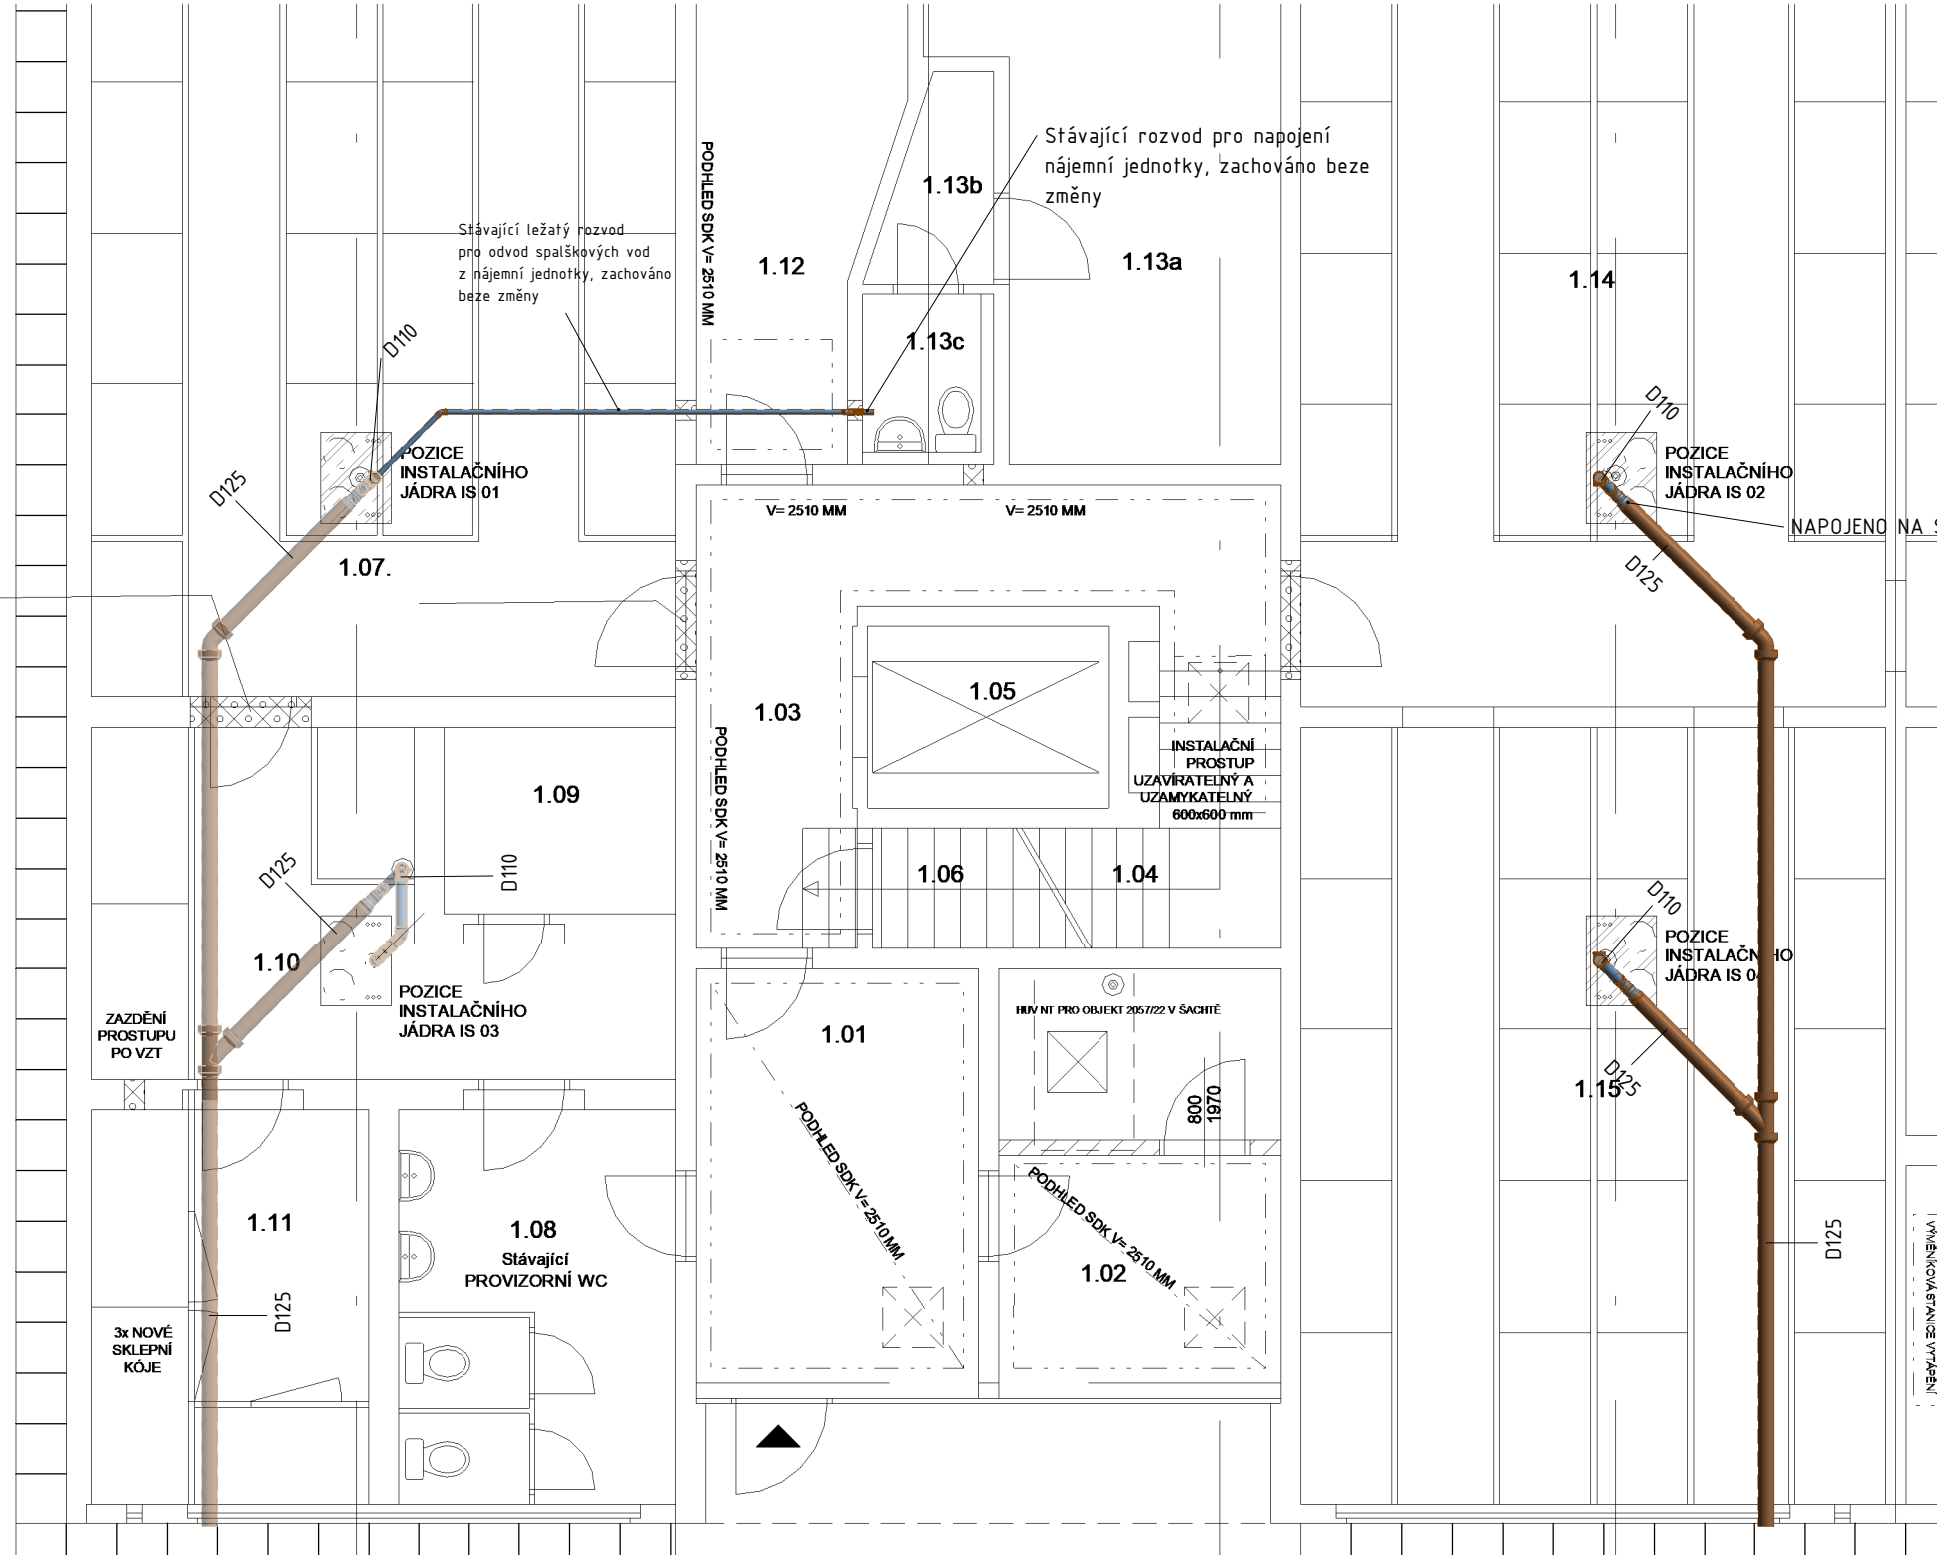

2 1NP II.etapa
MĚŘÍTKO 1 : 75

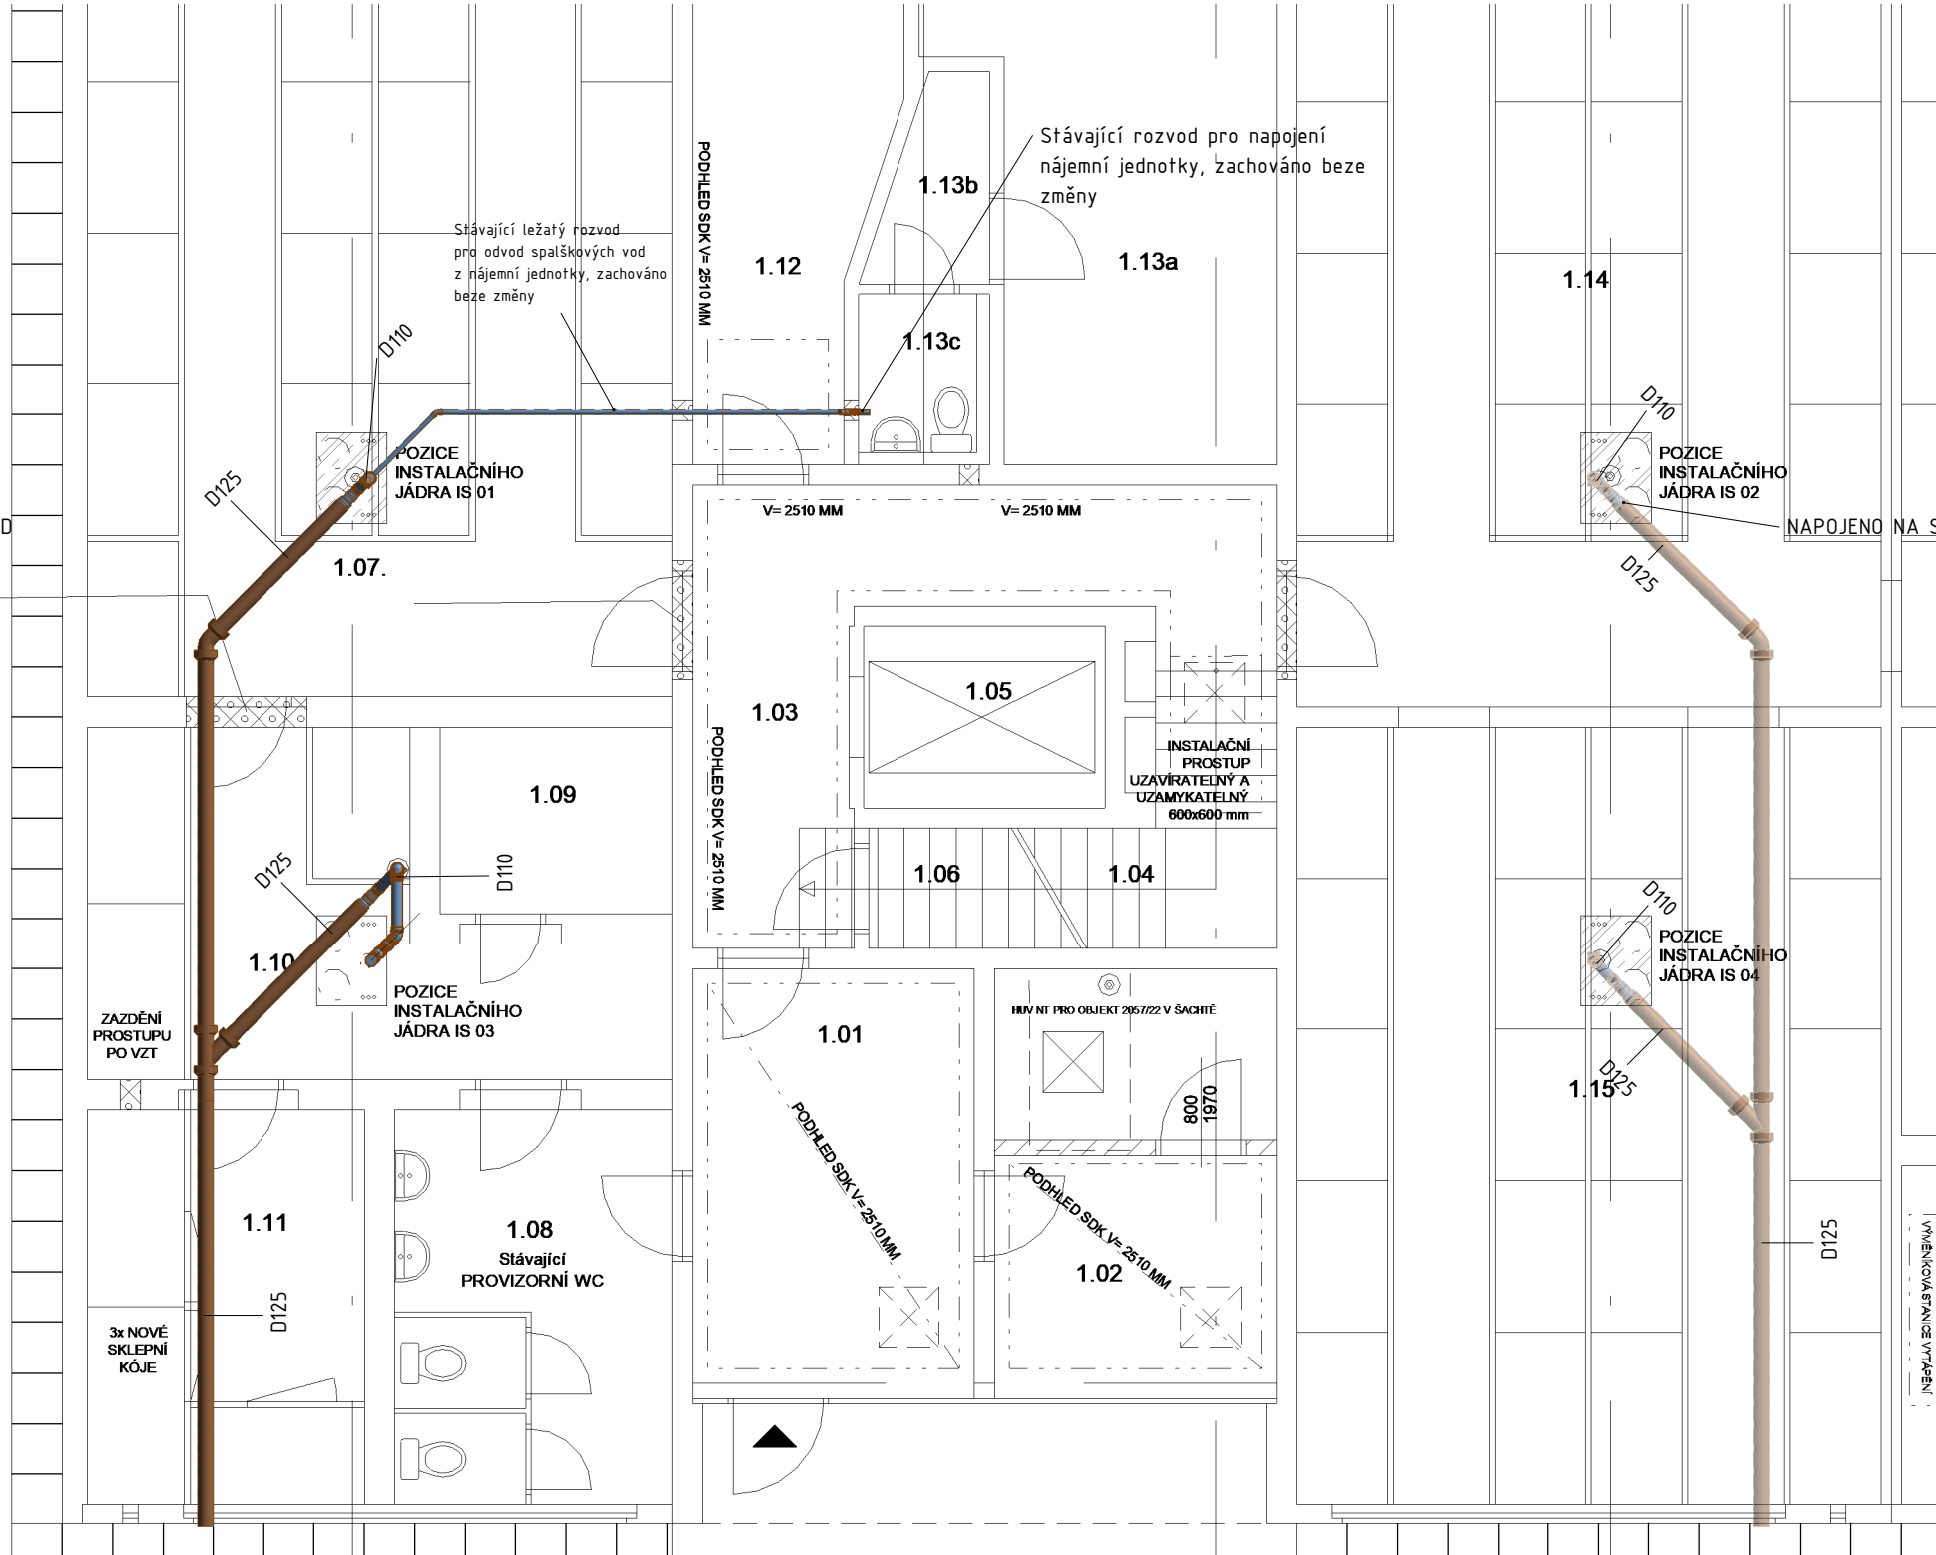

Trasy rozvodů jsou doporučené, budou přizpůsobeny dle skutečného stavu po odstranění stávajících rozvodů.

AUTORIZACE	Ing. Petr Zdeněk	 RIPS projekt s.r.o. Projekční kancelář Náchodská 2548 193 00 Praha-H.Počernice TEL.: 608 272 962	
PROJEKTANT	Pod Formankou 539/7, Praha 4		
VYPRACOVAL	email: petr.zdenek@seznam.cz tel: 773909189		
KOORDINACE	Ing. Kamil Kubánek		
MÍSTO STAVBY	Mezilesí 2057/22, Praha 20, č.parc. 2198/6, k.ú. Horní Počernice [643777]		
STAVEBNÍK	Městská část Praha 20 Jívanská 647, Praha 20 - Horní Počernice, 193 00	FORMÁT	4 x A4
AKCE	BYTOVÝ DŮM MEZILEŠÍ 2057/22 VÝMĚNA STOUPACÍCH POTRUBÍ	Č.REVIZE	---
		DATUM	prosinec 2024
		STUPEŇ PD	DVZ
OBSAH	KANALIZACE - Půdorys 1NP	Č. ZAKÁZKY	19-20214/RP
		ČÁST	Č. PARÉ
		D.1.4.1.008	