


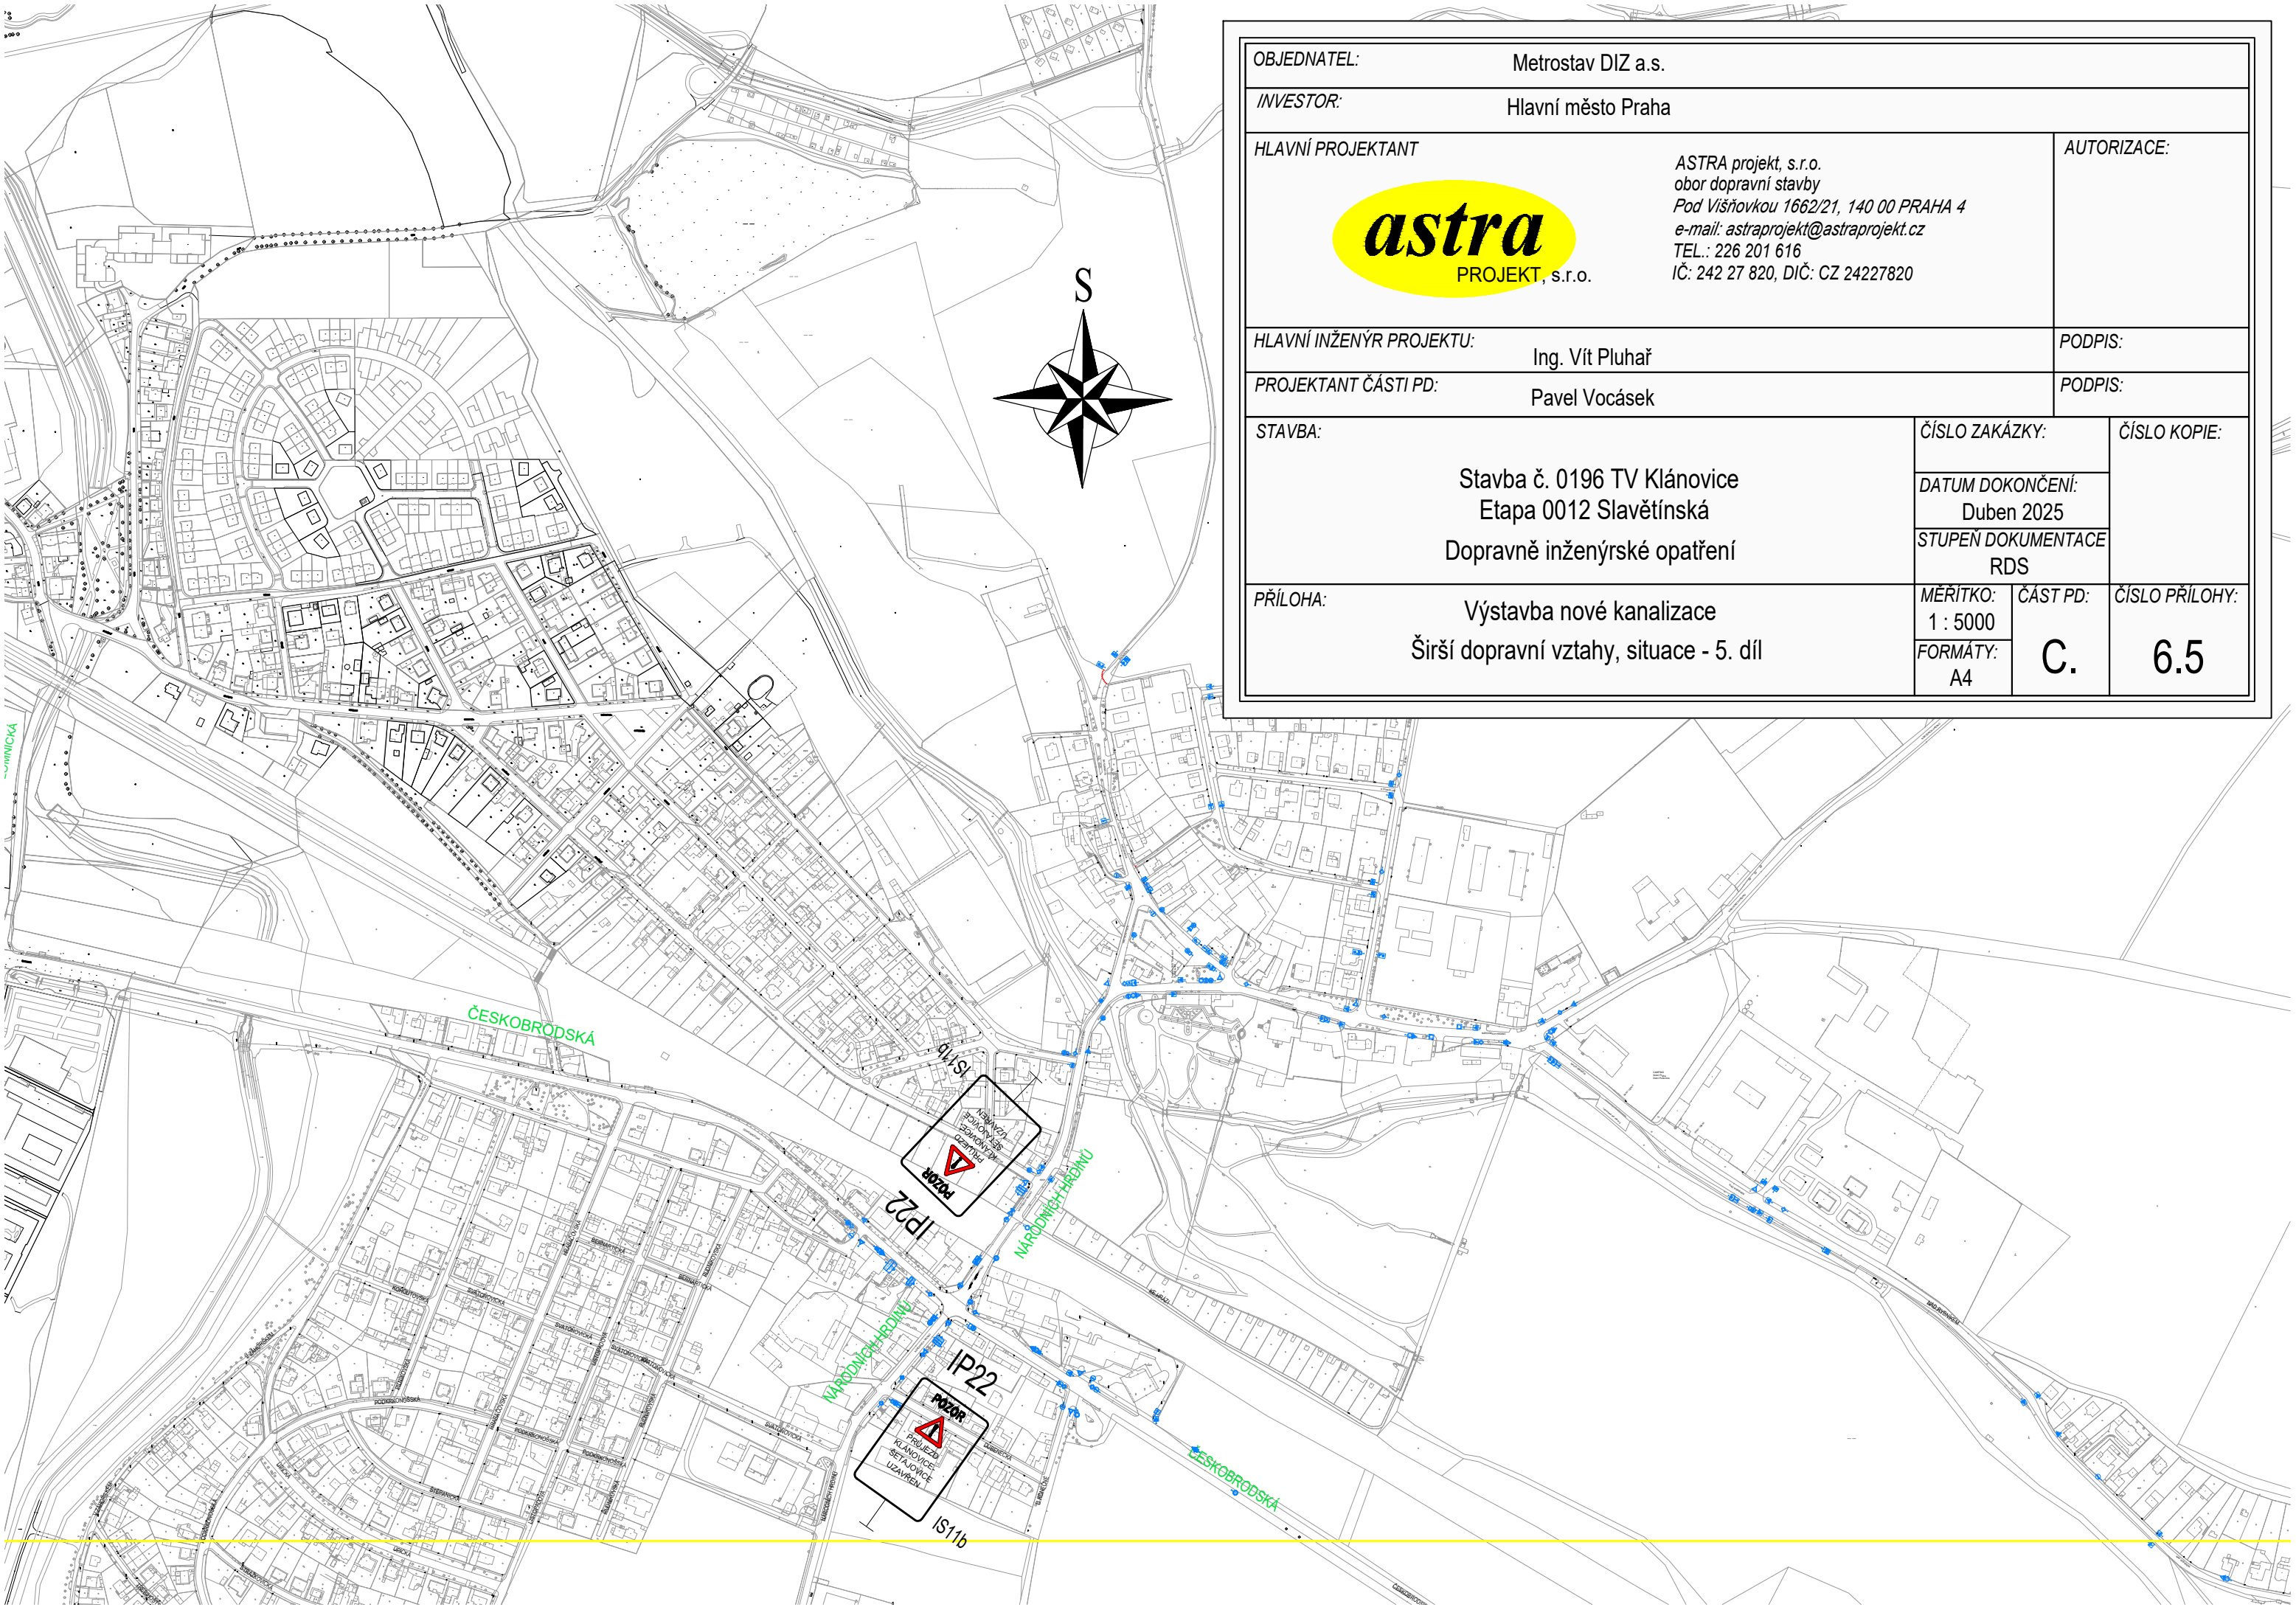

OBJEDNATEL: Metrostav DIZ a.s.	
INVESTOR: Hlavní město Praha	
HLAVNÍ PROJEKTANT	
 ASTRA projekt, s.r.o. obor dopravní stavby Pod Višňovkou 1662/21, 140 00 PRAHA 4 e-mail: astraprojekt@astraprojekt.cz TEL.: 226 201 616 IČ: 242 27 820, DIČ: CZ 24227820	
ASTRA projekt, s.r.o. obor dopravní stavby Pod Višňovkou 1662/21, 140 00 PRAHA 4 e-mail: astraprojekt@astraprojekt.cz TEL.: 226 201 616 IČ: 242 27 820, DIČ: CZ 24227820	
HLAVNÍ INŽENÝR PROJEKTU: Ing. Vít Pluhař	
PROJEKTANT ČÁSTI PD: Pavel Vocásek	
STAVBA:	
Stavba č. 0196 TV Klánovice Etapa 0012 Slavětinská Dopravně inženýrské opatření	
PŘÍLOHA:	
Výstavba nové kanalizace Širší dopravní vztahy, situace - 5. díl	
ČÍSLO ZAKÁZKY:	
DATUM DOKONČENÍ: Duben 2025	
STUPĚŇ DOKUMENTACE RDS	
MĚŘÍTKO: 1 : 5000	
FORMÁTY: A4	
ČÁST PD: C.	
ČÍSLO PŘÍLOHY: 6.5	