
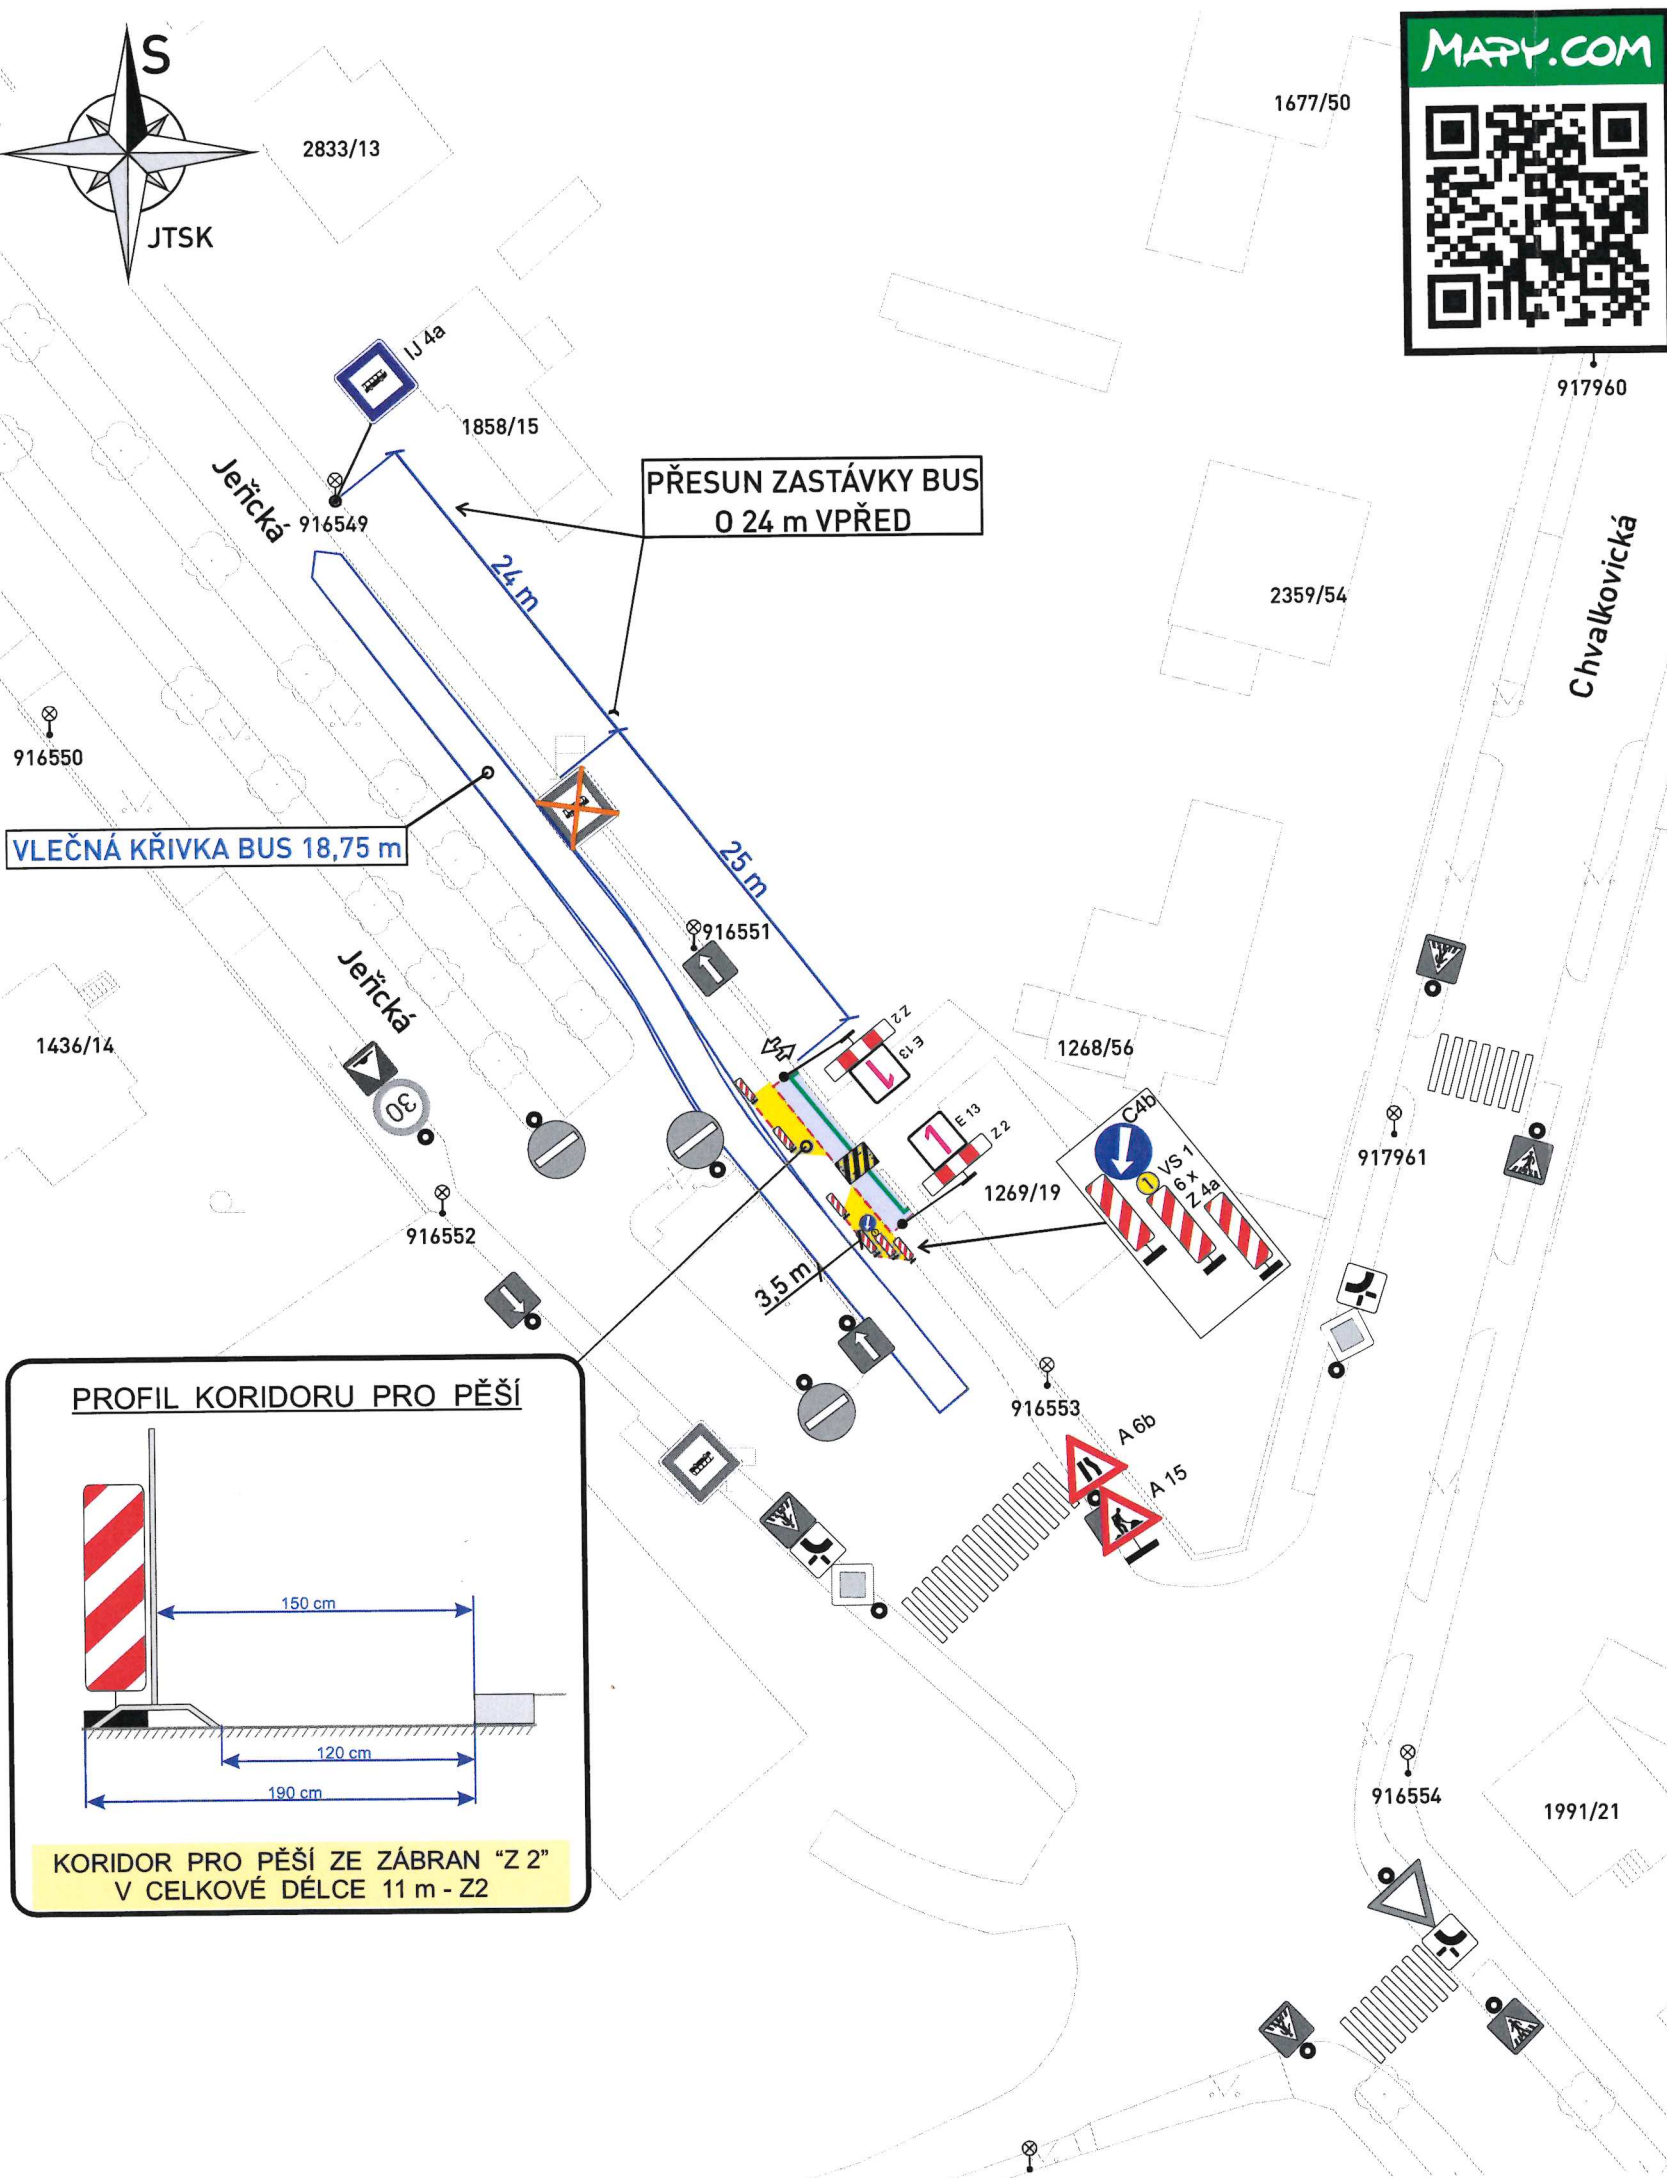
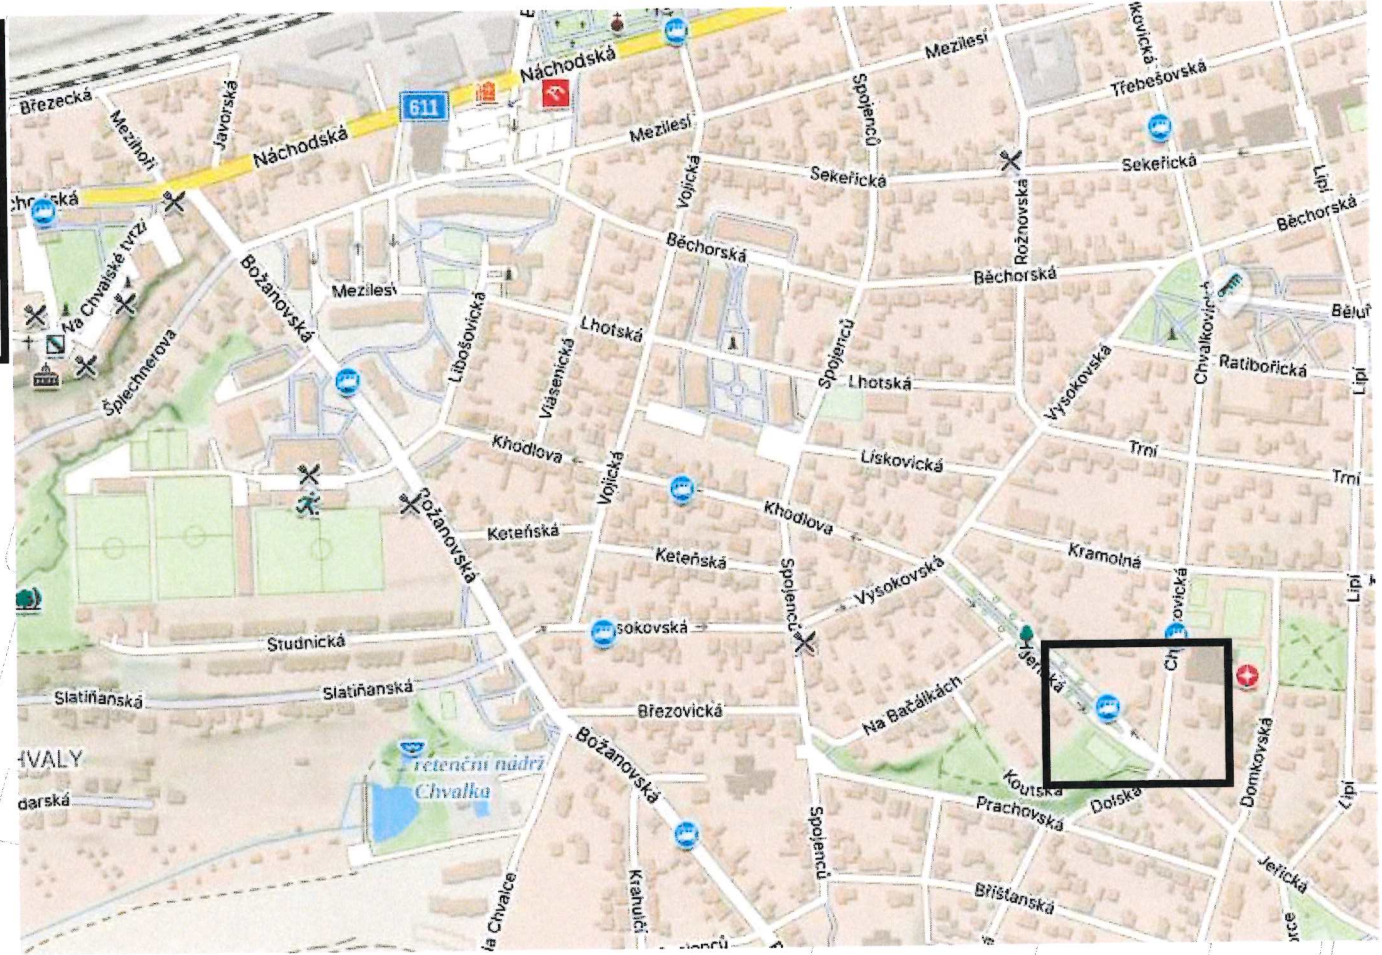


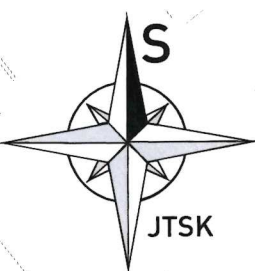

Příloha č. 1 k písemnému stanovisku č.
KRPA-240414-1 / ČJ-2026-0000DŽ
Počet listů: 1/1

- Legenda:**
- Stávající dopravní značení
 - Provizorní dopravní značení
 - Chodník uzavřen, použijte koridor pro pěší
 - Výkop
 - Zabraná část
 - Koridor pro pěší ze zábran Z2
 - Oplocení
 - Certifikovaný přejezdový plech pro vozidla
 - Sloup veřejného osvětlení

VÝKOP BUDE OHRAZEN.
PŘECHOD PŘES VÝKOPY BUDE
UMOŽNĚN POMOCÍ LÁVEK PRO PĚŠÍ.

VÝKOP U VJEZDŮ PO DOMLUVĚ
S MAJITELI DOTČENÝCH OBJEKTŮ

VYPRACOVAL: Milan Huňát www.projektydio.cz Poradenství v oblasti dopravy 736 647 956 info@projektydio.cz		OBJEDNATEL (INVESTOR, STAVBU PROVÁDÍ): AVE ELEKTRO - Jelínek s.r.o. Pavla Holá - 733 640 089		PŘEDPOKLÁDANÝ ZHOTOVITEL DOPRAVNÍHO ZNAČENÍ: ADOZ Praha - dopravní značení s.r.o. Armádního sboru 15, PRAHA 10 Tel: 602 226 027 Tel: 272 700 103 www.adoz-znacen.cz adoz@adozpraha.cz	
MÍSTO: Praha 9 - Praha 20		ČÁST: Horní Počernice		MĚŘÍTKO: 1:500	
STAVBA: Přeložka skříně (SR 402-OT)		AKCE: VÝKOP PRO KABEL V ULICI V ULICI JEŘICKÁ		VÝKRES č.: 1.11	
OBJEKT / ČÁST: SITUACE DIO		FORMÁT: A3		DATUM: 22.07.2026	
		STUPEŇ: DIR			