


Příklad č. 3 - výsadby

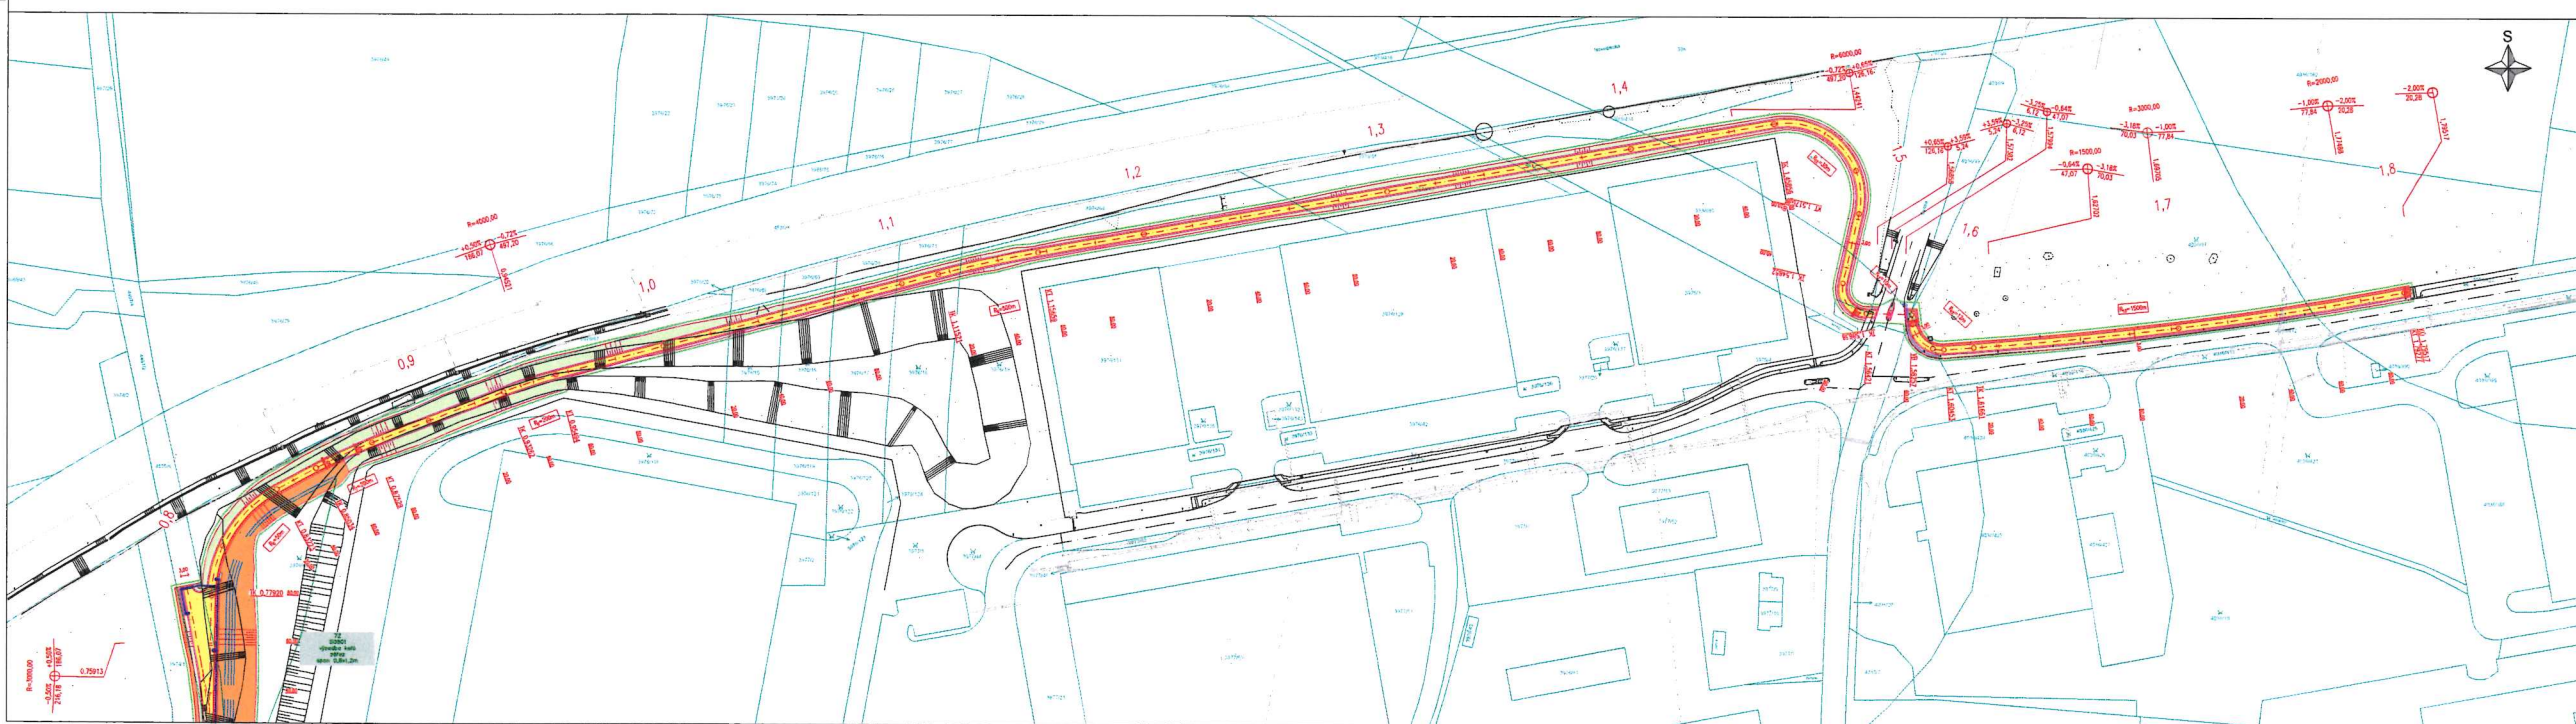

LEGENDA:

SOLITNÝ VEGETAČNÝ ÚPRAVY

SOLITNÝ STROM

VYSOKÁ ČARA V BIOTOPU

STAVAJÚCI INŽENÝRSKE SÍTE

ASFALTOVÁ VOZOVKA – CYKLOSTEZKA

ASFALTOVÁ VOZOVKA – KOMUNIKACE

PÁSMO – VÝHLED

NEPROPUSTNÁ VLNOVKA

ZLÚČEN – VÝHLED

ZLÚČEN – ZÁŘEZ

ZLÚČEN V ROVNICI

VOZOVKA

TRASA ŽELEŽ. KAM

PLNOVOZOVKA-STL

VÝHLED VPR

VÝHLED VPR

KANALIZACE SPÁROVÁ

KANALIZACE VSTUP

OBJEKT VOZOVKY/PLNOVOZOVKA

BARVENÉ PLOCHY:

NOVÉ INŽENÝRSKE SÍTE:

TRASA ŽELEŽ. KAM

VOZOVKA

TRASA ŽELEŽ. KAM

TRASA ŽELEŽ. KAM

VOZOVKA

TRASA ŽELEŽ. KAM

NAVRHŔENÝ SORTIMENT DŘEVIN:

STROMY:

Acer campestre	–	javor bábkyba	–	61ks
Acer platanoides	–	javor mlhý	–	71s
Prunus serrulata Kanzan'	–	sakura obecná	–	2ks
Pyrus communis	–	hrušň domáci	–	3ks
Tilia cordata	–	lípa srdčitá	–	4ks
Tilia platyphyllos	–	lípa veľkolistá	–	3ks

KERE:

Cornus mas	–	dřín obecný	–	15ks
Cornus alba	–	svída bílá	–	310ks
Cornus sanguinea	–	svída krvavá	–	337ks
Crataegus oxyantha	–	hloh obecný	–	177ks
Eunymus europaeus	–	brsten evropský	–	272ks
Ligustrum vulgare	–	pláčeň obecný	–	225ks
Laburnum anagyroides	–	žltýhrec obecný	–	75ks
Philadelphus coronarius	–	stehýň věčnový	–	312ks
Syringa vulgaris	–	žltá obecný	–	75ks
Viburnum lantana	–	kalina túžalaj	–	190ks
Viburnum opulus	–	kalina obecná	–	150ks

Tlačítkem systém 5-T-7111 Opatření:		Výkonný systém 5-T-7111	
 PUDIS		Městská část Praha 9/Moř Bohdanečská 97 150 17 Praha 9	
		Známe cestu Propoktové, průzkumné, inženýrské a stavební činnosti	
Zhotovitel: Vypínací: ING. MARTIN KOŠTŘICA		Hlavní název projektu: ING. MAREK SEDLÁČEK Provedení projekt: ING. PAULINA PIDANÁ	
Zastupitel: CYKLOSTEZKA A50/A60 HORNÍ POČERNICE DP-S-X K K 3P, PDPS, AD Stavební území: SO 801 - VEGETAČNÍ ÚPRAVY		Odpovědi projektantů: ING. PAULINA PIDANÁ Číslo zakázky: D23-066 Měřítko: 1:1000 Datum: 02/2026	
Průběh: SITUACE		Štupel: DPS Číslo doplnění: D,1,8,1 Číslo přílohy: 2	